



STATO DI PROGETTO


PIANTA PIANO TERRA - scala 1:50

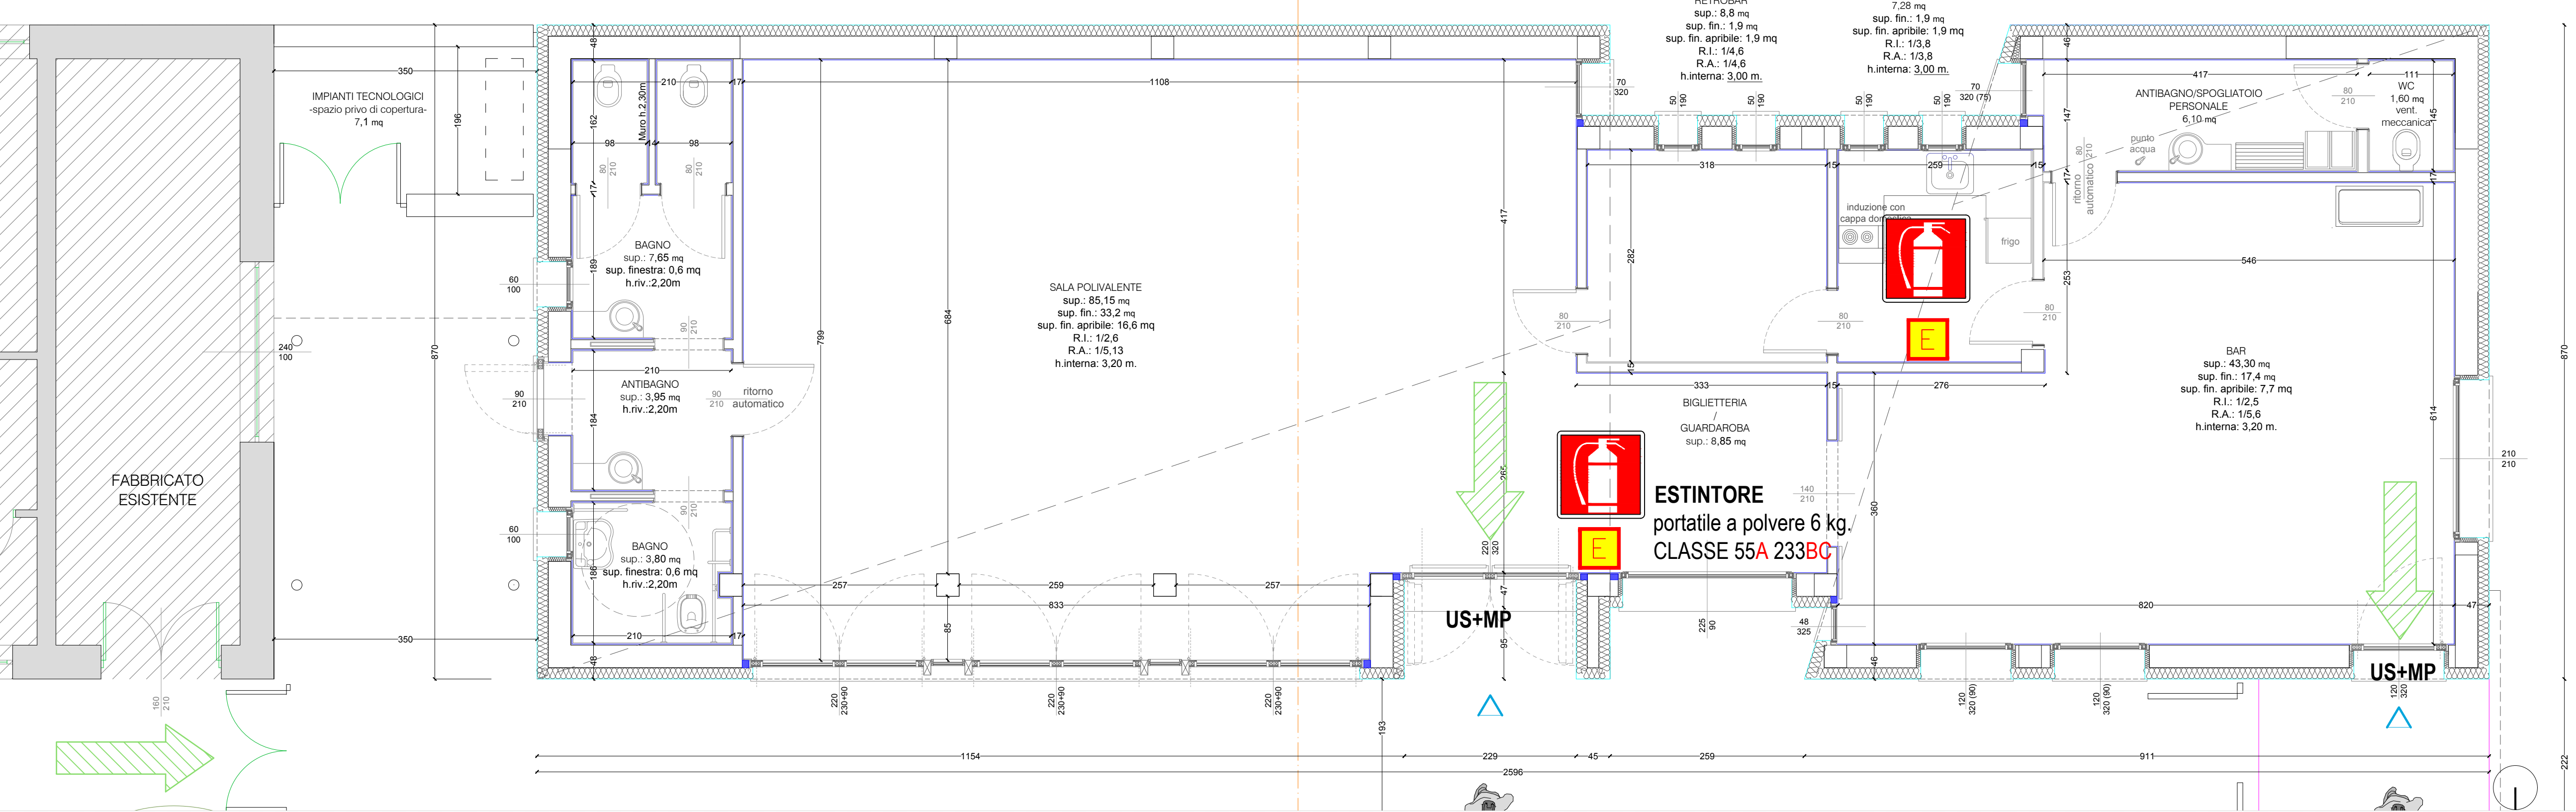

PLANIMETRIA - scala 1:200

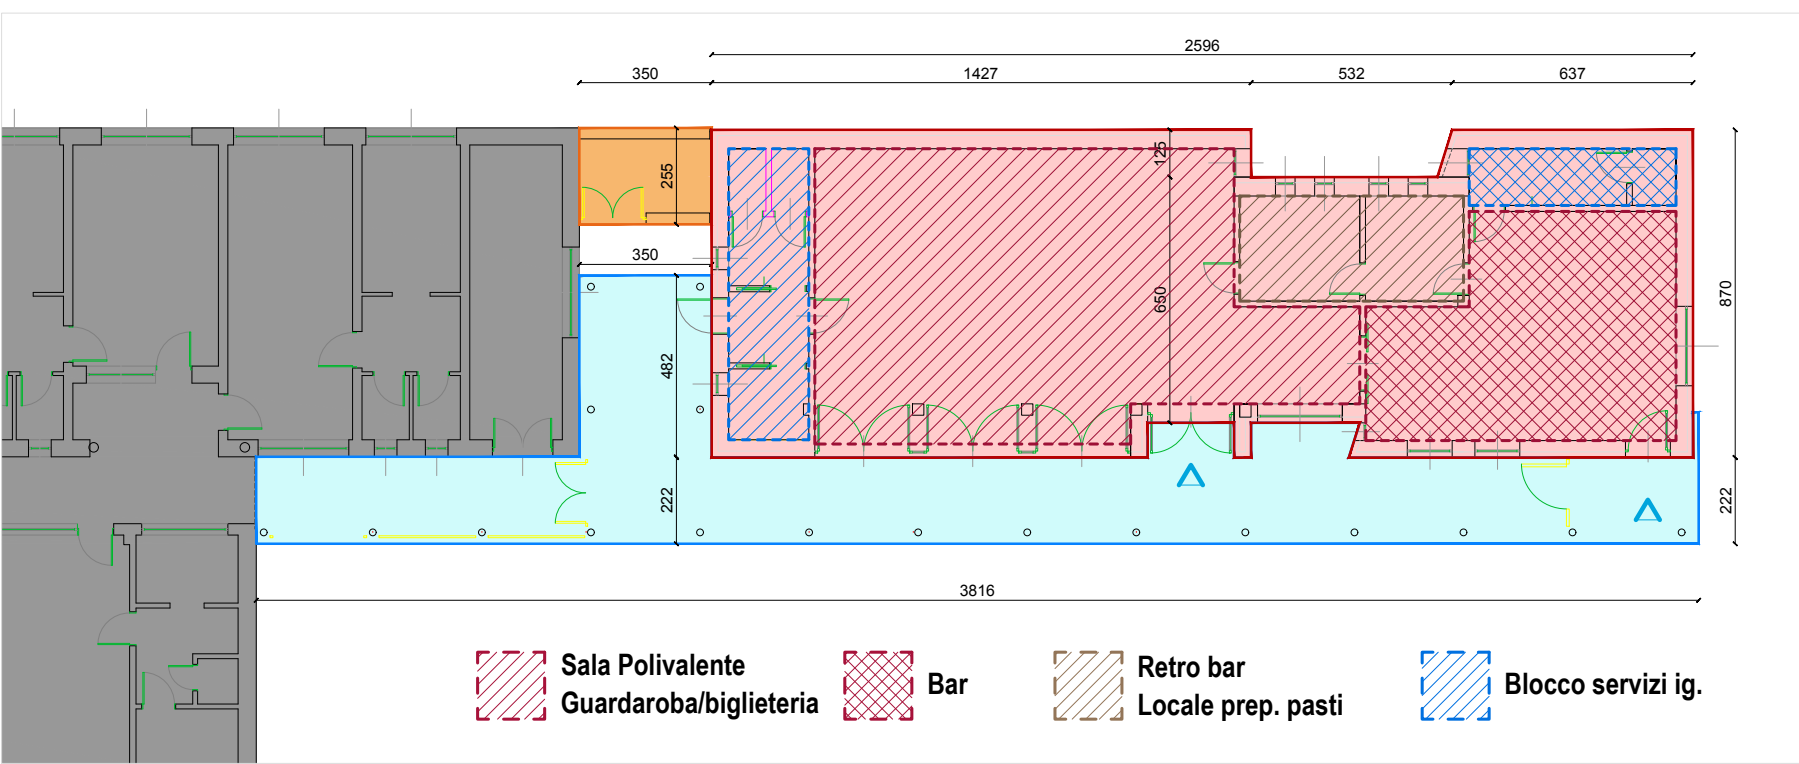


PLANIMETRIA - scala 1:200

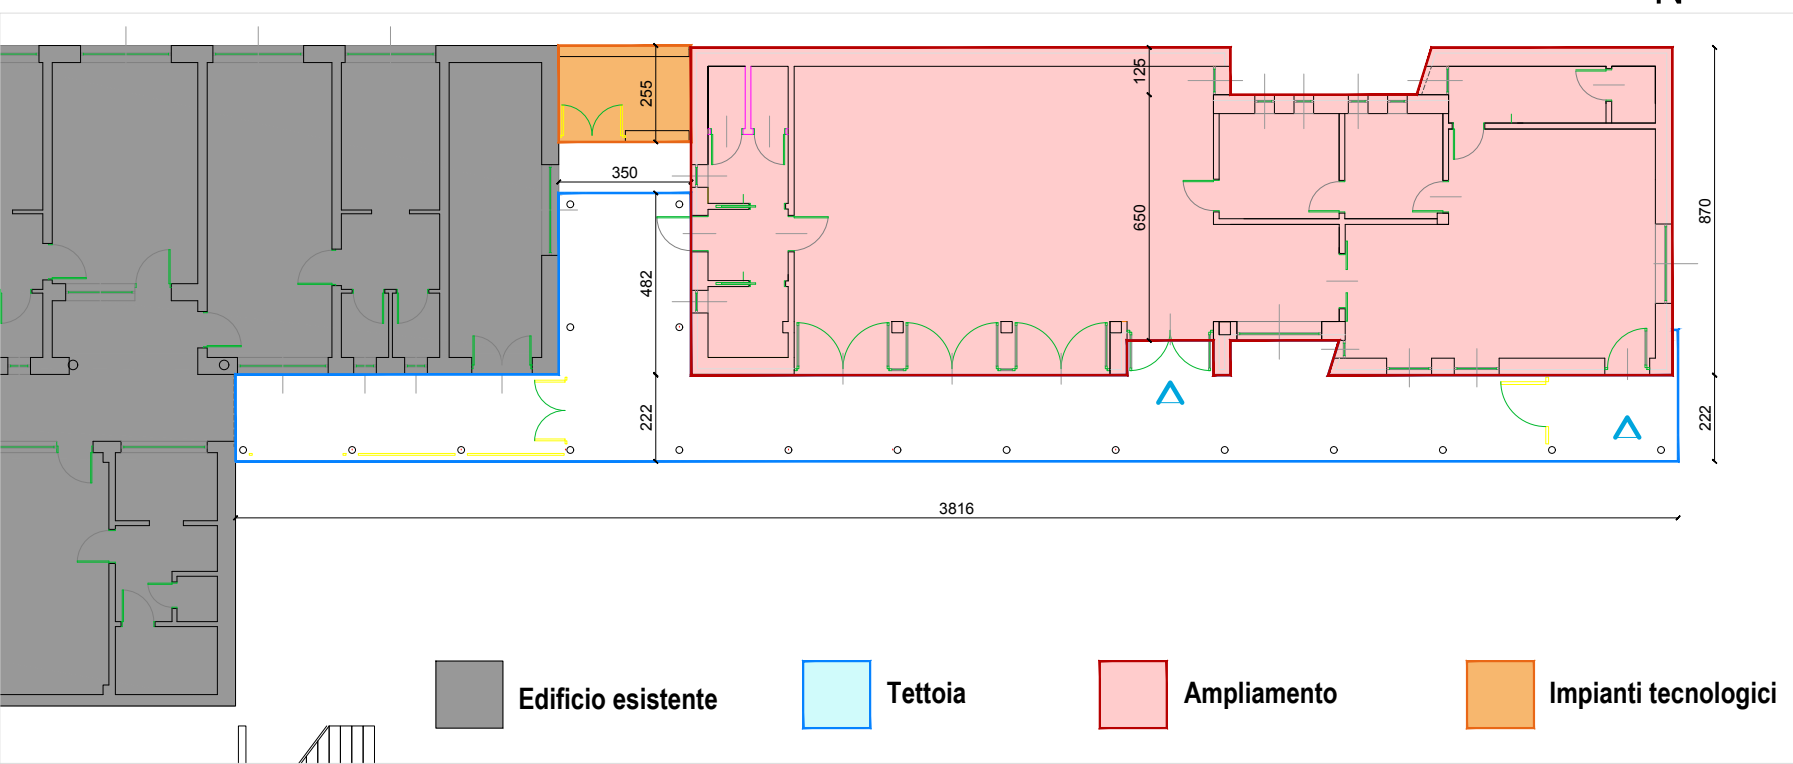


STATO DI PROGETTO

PIANTA PIANO TERRA - scala 1:100

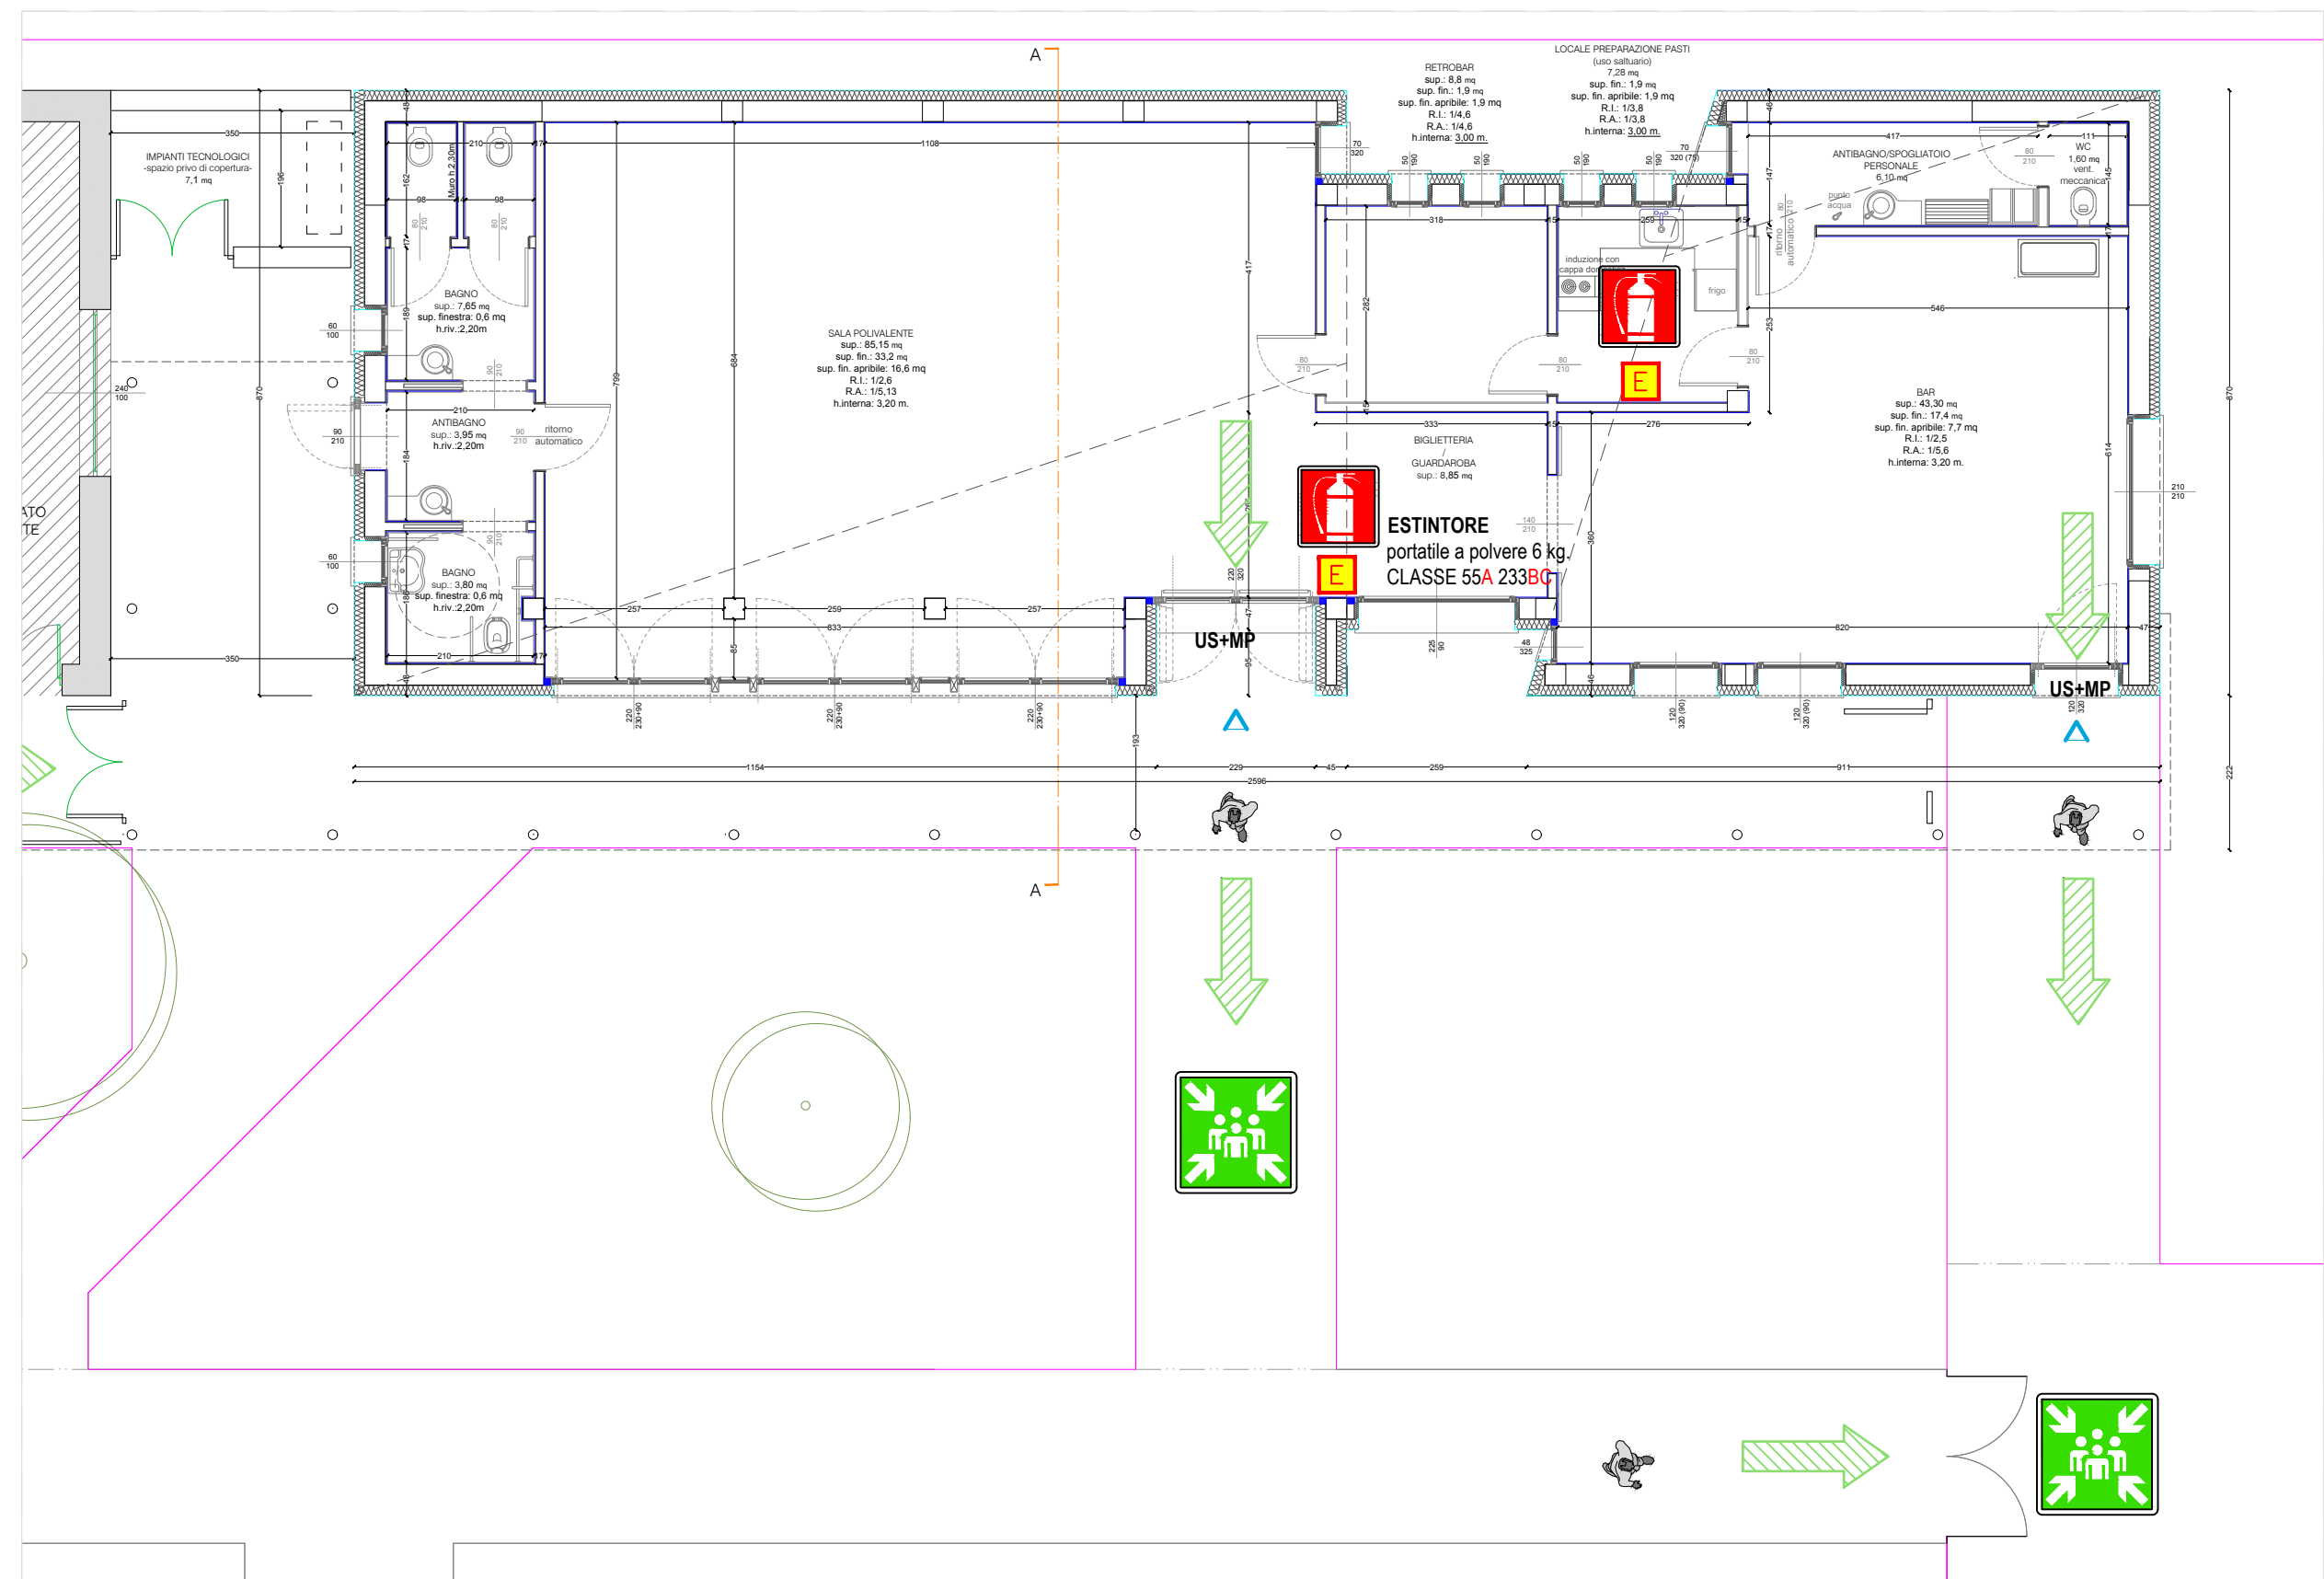

PLANIMETRIA - scala 1:1000

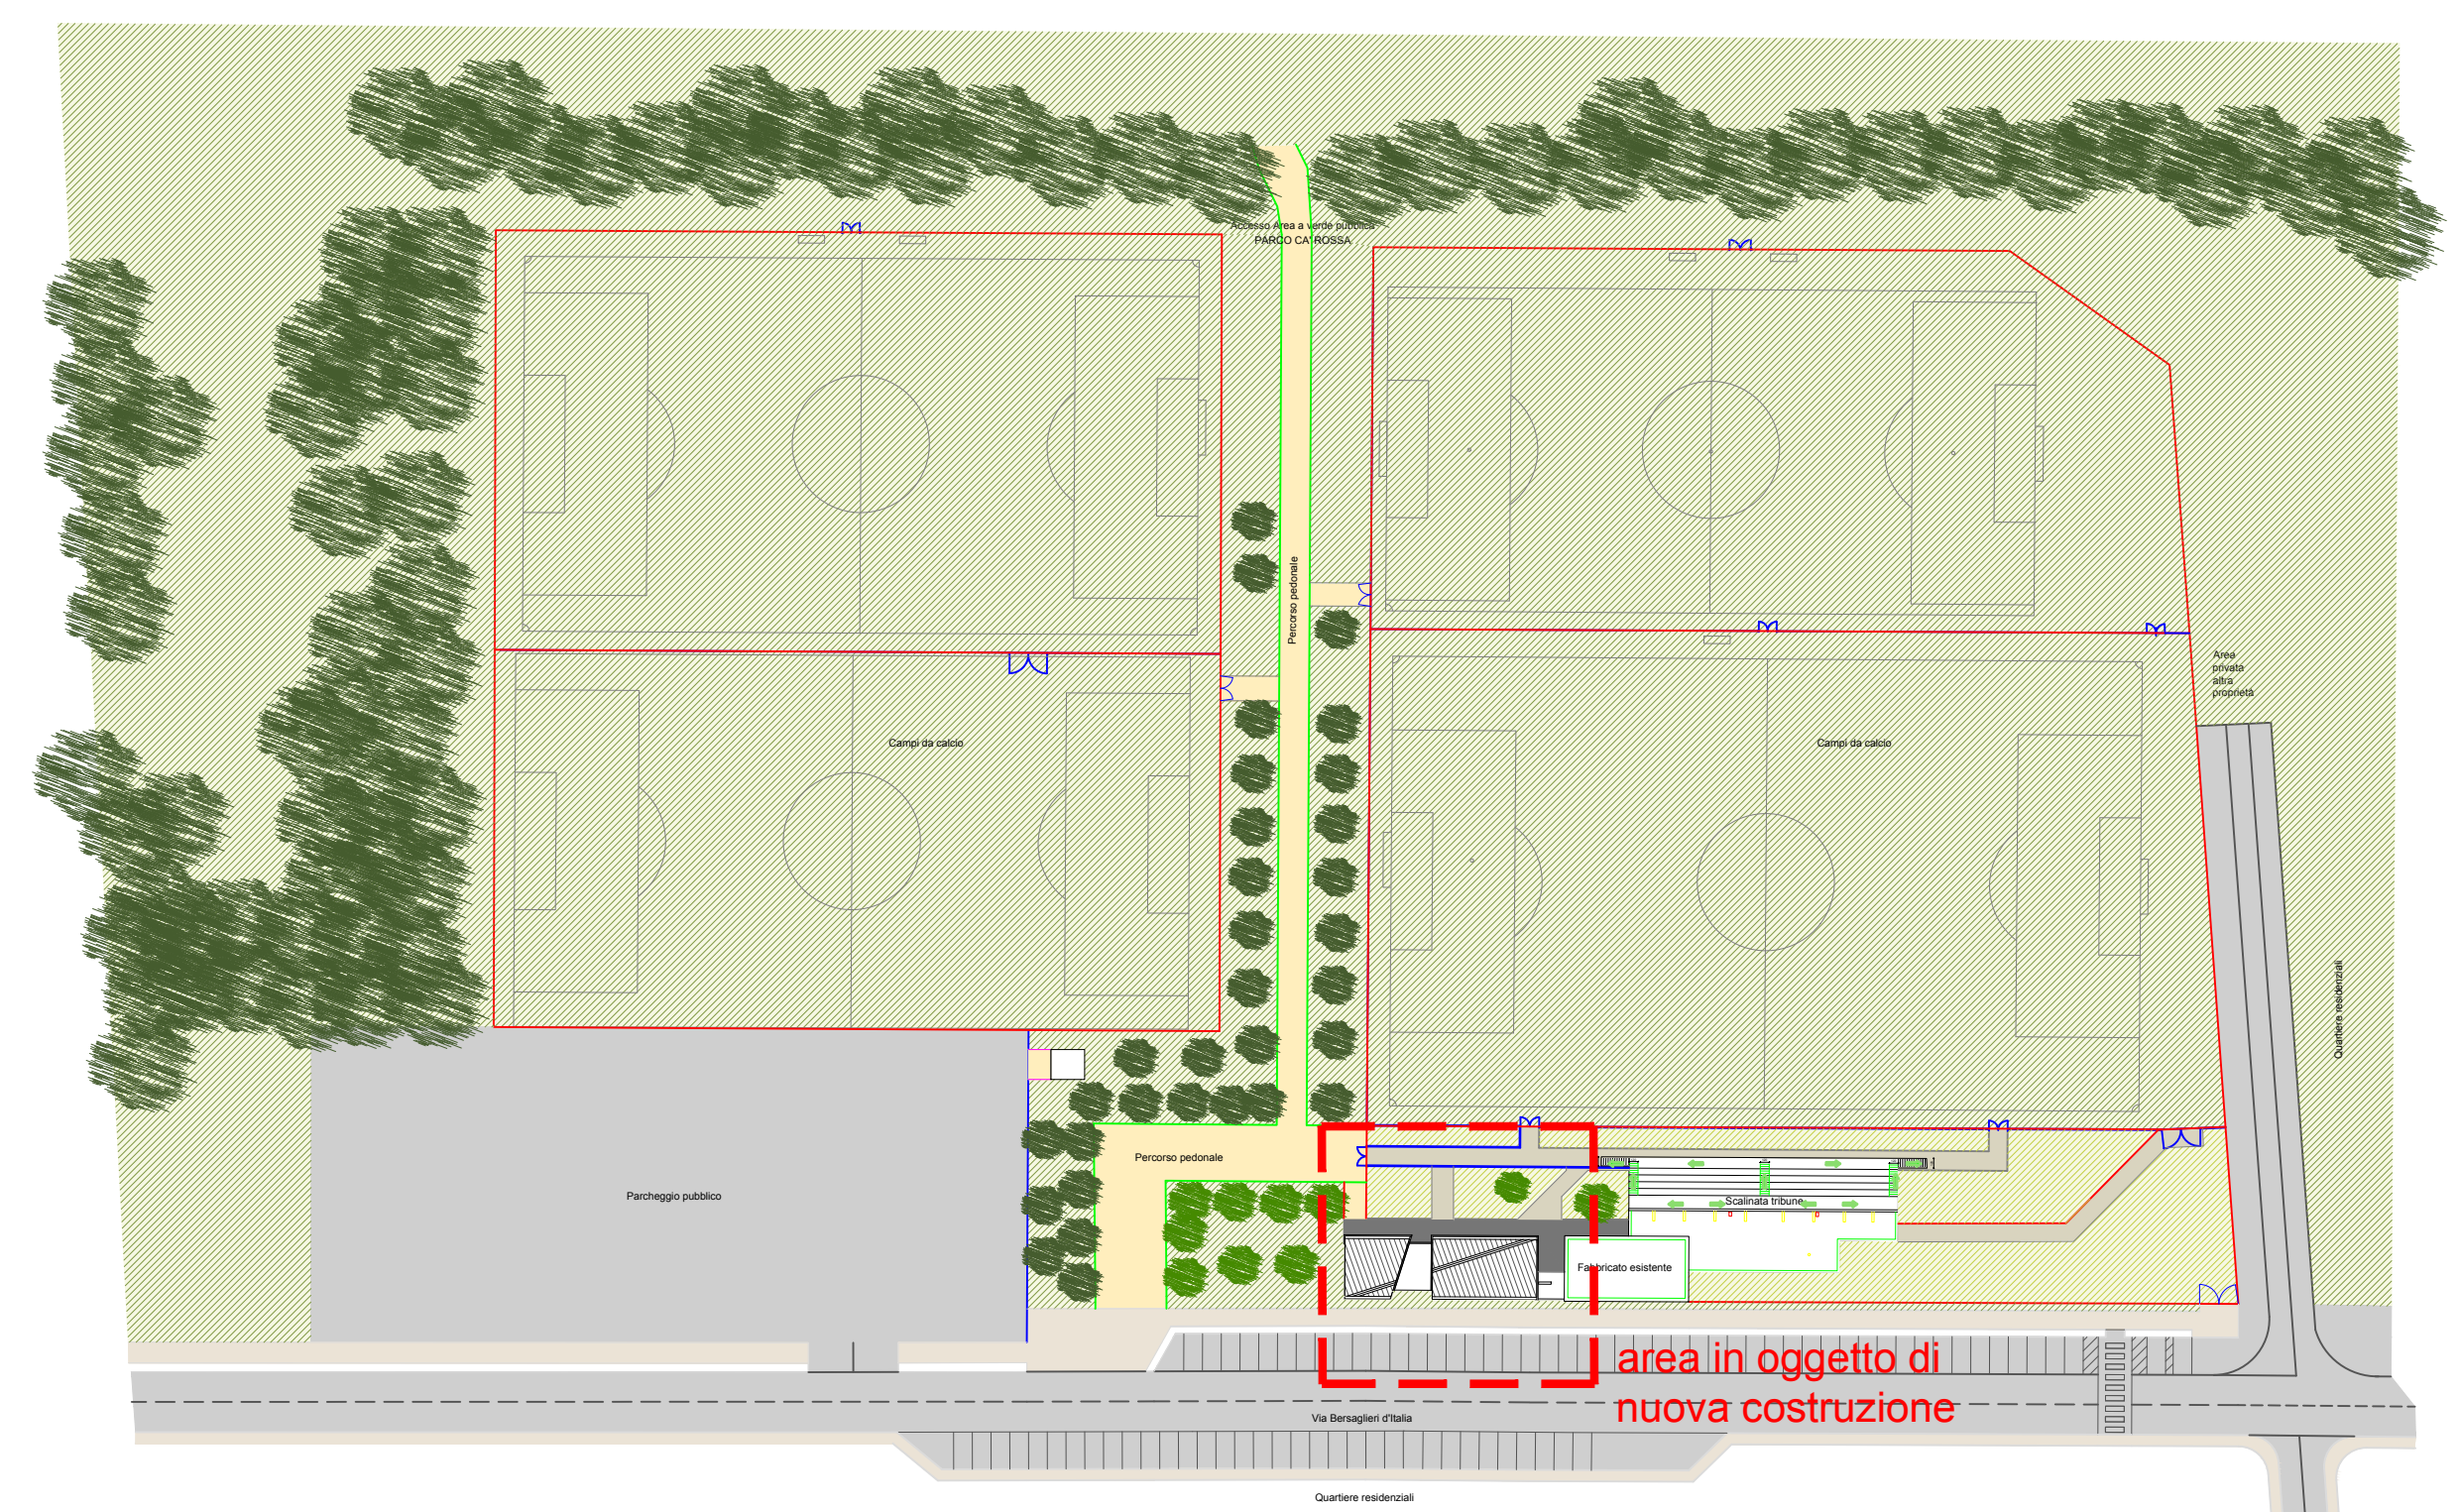

STATO DI PROGETTO



PROGETTO ESECUTIVO
AMPLIAMENTO DELLE STRUTTURE SPORTIVE ALLA CA' ROSSA

Progettazione architettonica ing. Renato Buttin (sulla base del progetto definitivo redatto dall'arch. Matteo Leorati)	collaboratori ing. Dario Buttin geom. Mara Santelici
Geologia e Difesa del suolo STUDIO GDS di De Togni D. e Gabrielli F.	Acustica arch. Moreno Tonini
Progettazione strutturale ing. Stefano Mazzocchi	Progetto della sicurezza ing. Renato Buttin
Progettazione impianti Studio associato Perlini	Progettazione antincendio Studio associato Perlini

PROGETTO ANTINCENDIO	
Oggetto: - LAY OUT IMPIANTO ANTINCENDIO - PLANIMETRIE	Impronta e firma

tit. 1 ANT scala 1:1000 - 1:200 - 1:50

Revisioni	N° DESCRIZIONE	DATA
0	Emissione	Agosto 2021
1		
2		
3		
4		
5		