



STATO DI PROGETTO - Impianto ventilazione meccanica

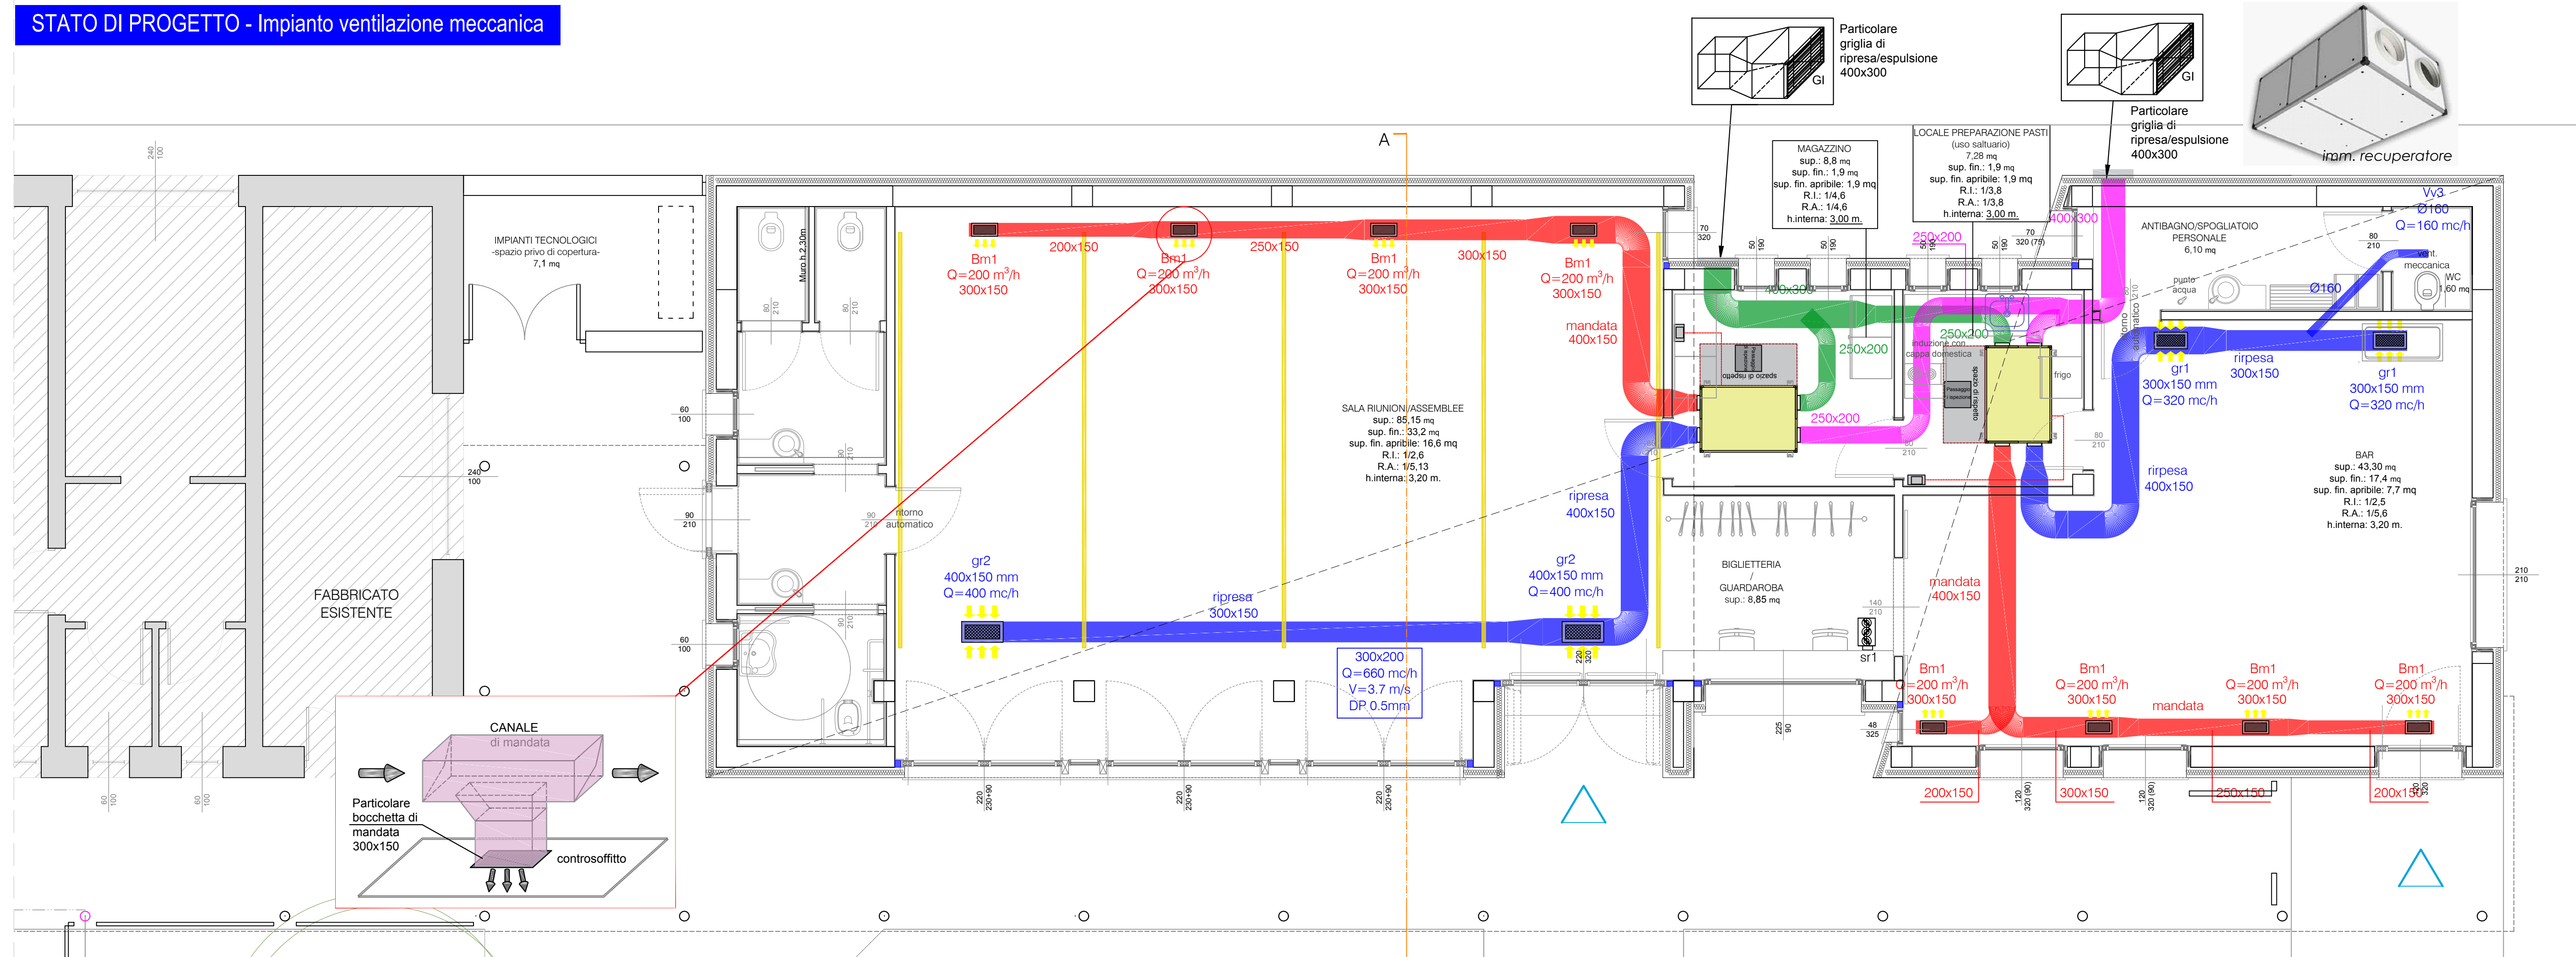

STATO DI PROGETTO - Impianto di riscaldamento/raffrescamento

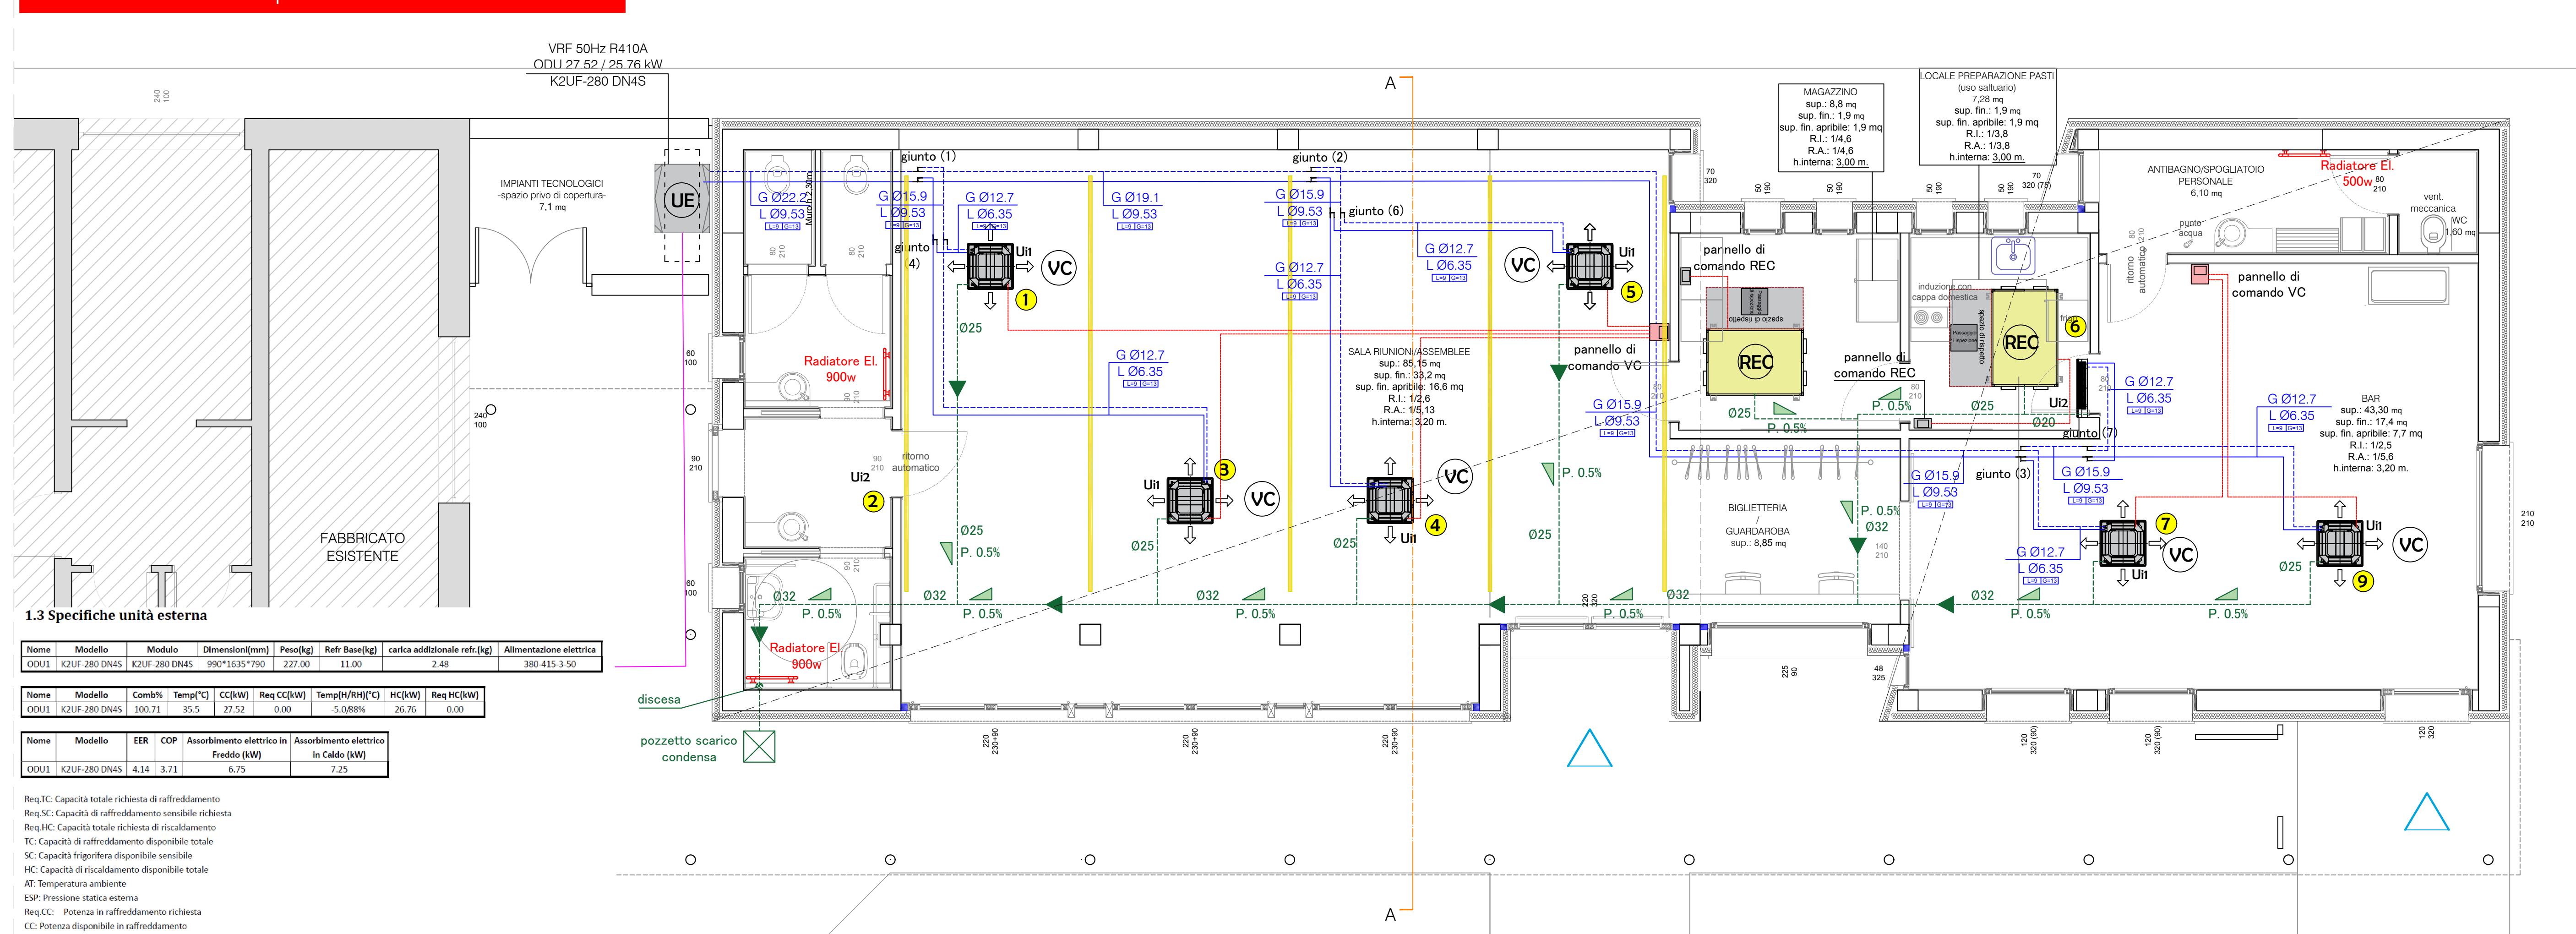

REGIONE LOMBARDIA

PROVINCIA DI MANTOVA

COMUNE DI PORTO MANTOVANO

PROGETTO ESECUTIVO
 AMPLIAMENTO DELLE STRUTTURE SPORTIVE ALLA CA' ROSSA

Progettazione architettonica
 ing. Renato Buttin (sulla base del progetto definitivo redatto dall'arch. Matteo Leonati)

Geologia e Difesa del suolo
 STUDIO GDS di De Togni D. e Gabrielli F.

Progettazione strutturale
 ing. Stefano Mazzocchi

Progettazione impianti
 Studio associato Perini

collaboratori
 ing. Dario Buttin
 geom. Mara Santelli

Acustica
 arch. Moreno Tonini

Progetto della sicurezza
 ing. Renato Buttin

Progettazione antincendio
 Studio associato Perini

PROGETTO MECCANICO

Oggetto:
 - LAY OUT DISTRIBUZIONE IMPIANTO DI CLIMATIZZAZIONE
 - PIANO TERRA

livello e firma

lav. 1 MEC

scala 1:50

Revisori

N°	DESCRIZIONE	DATA
0	Emissione	Agosto 2021
1	Revisione	Gennaio 2022
2		
3		
4		
5		

STUDIO TECNICO ING. RENATO BUTTINI
 PIAZZA MOZZARELLI N.10 - 46100 MANTOVA
 T. +39 0376 2203116
 EMAIL: BUTTINI.RENATO54@GMAIL.COM

A termini di legge questo disegno non può essere riprodotto o ceduto a terzi senza nostro preventivo consenso scritto