



STATO DI PROGETTO - Impianto idrico

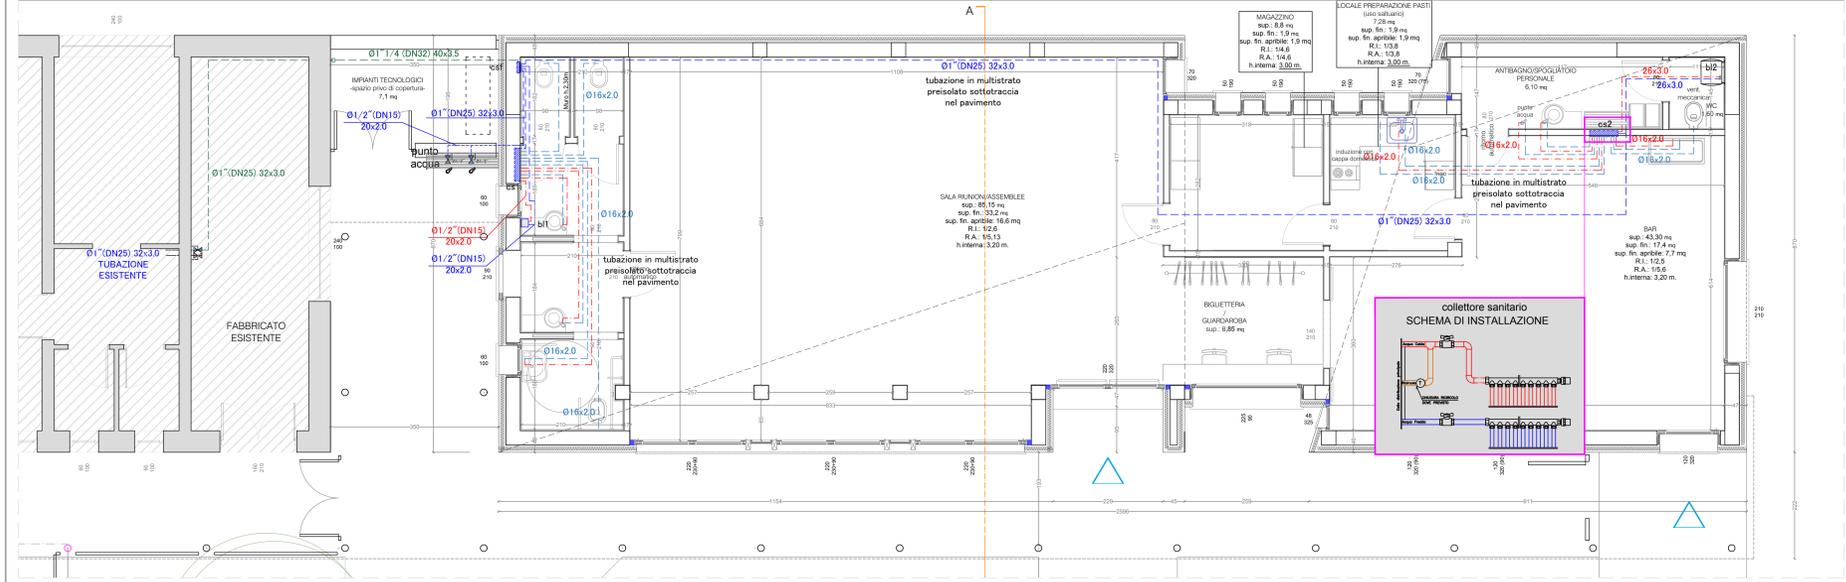

- LEGENDA IMPIANTO IDRICO SANITARIO**
- Tubazione di adduzione acqua fredda sanitaria in acciaio zincato con coibentazione anticondensa in guaina polimerica
 - - - Tubazione di distribuzione acqua calda sanitaria in multistrato precoibentate in lana minerale alimentazione apparecchi sanitari
 - - - Tubazione di distribuzione acqua fredda sanitaria in multistrato precoibentate in guaina polimerica alimentazione apparecchi sanitari
 - - - Tubazione di distribuzione acqua fredda sanitaria in multistrato precoibentate in guaina polimerica da collettore acqua fredda a boiler elettrico
 - - - Tubazione di scarico acque nere in polietilene
 - - - Tubazione di scarico acque saponose in polietilene
 - ⊞ valvola di intercettazione
 - colonna di ventilazione scarichi acque nere in polietilene
 - ⊞ piletta sifonide
 - ⊞ pozzetto ispezione acque saponose
 - ⊞ pozzetto ispezione acque nere

- LEGENDA Collettore IDRICO SANITARIO**
- cs1 collettore 3 Ac/AI
 - cs2 collettore 4 Ac/AI
 - cs3 collettore 4 AI
- N.B:**
 - PRIMA DELL'ESECUZIONE L'IMPRESA DOVRA' VERIFICARE LE POSIZIONI E LE CARATTERISTICHE DELLE APPARECCHIATURE E DELLE RETI
 - LA POSIZIONE DELLE APPARECCHIATURE E' INDICATIVO. LE STESSA ANDRANNO CONCORDATE CON LA DIREZIONE LAVORI

STATO DI PROGETTO - Impianto di scarico

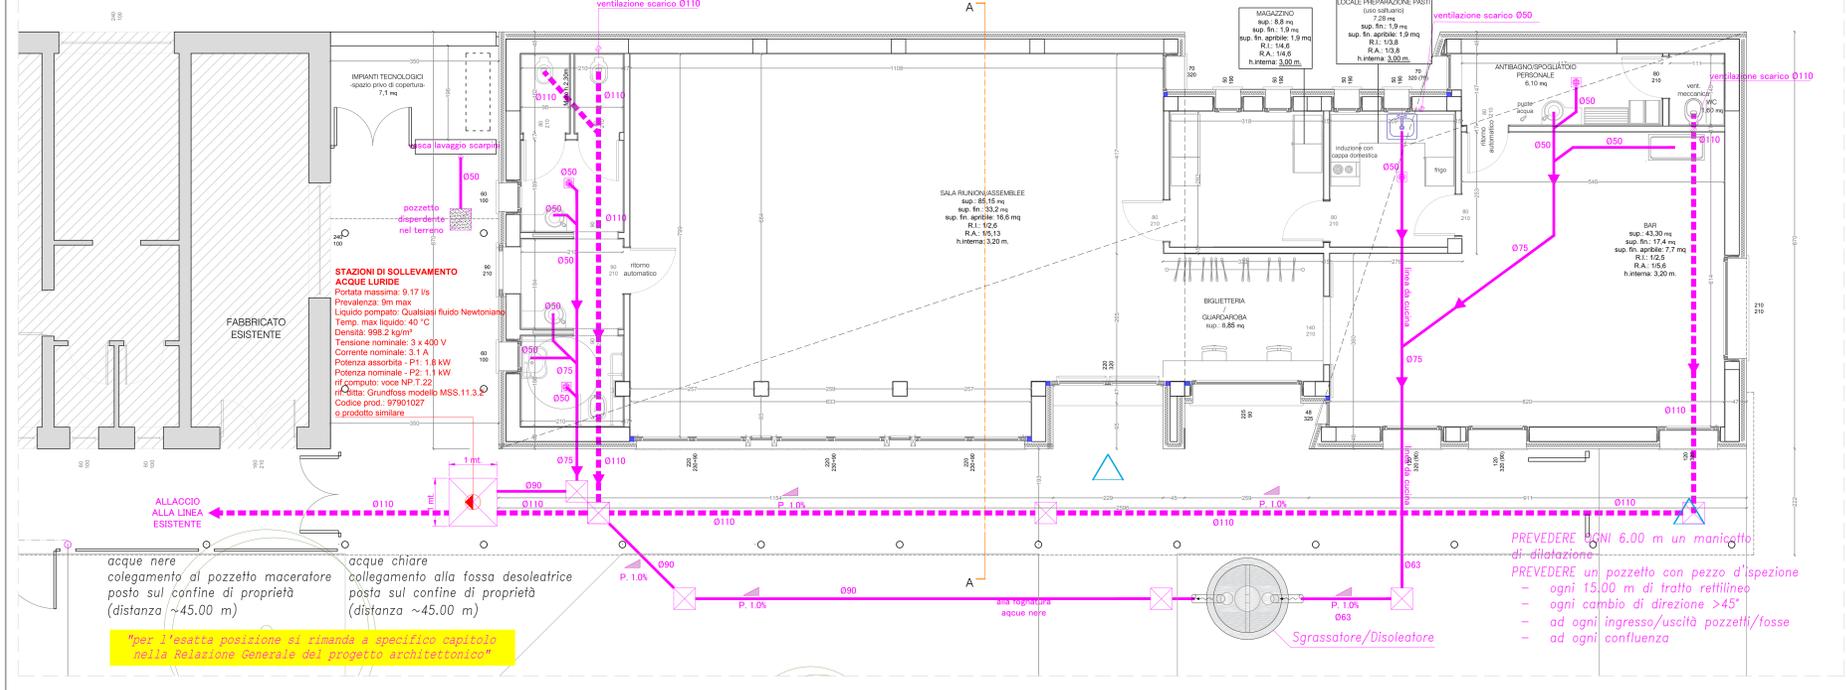

PROGETTO ESECUTIVO AMPLIAMENTO DELLE STRUTTURE SPORTIVE ALLA CA' ROSSA		
Progettazione architettonica ing. Renato Buttin (sulla base del progetto definitivo redatto dall'arch. Matteo Leonati)	collaboratori ing. Danilo Buttin geom. Mara Sanfelici	
Geologia e Difesa del suolo STUDIO GDS di De Togni D. e Gabrielli F.	Acustica arch. Moreno Tonini	
Progettazione strutturale ing. Stefano Mazzocchi	Progetto della sicurezza ing. Renato Buttin	
Progettazione impianti Studio associato Perini	Progettazione antincendio Studio associato Perini	
PROGETTO MECCANICO		
Oggetto: - LAY OUT DISTRIBUZIONE IMPIANTO IDRICO E SCARICO - PIANO TERRA		stipendio e firma
Int. 2 MEC		scala: 1:50
Revisori 0 Emissione 1 Revisione 2 3 4	DESCRIZIONE Emissione Revisione	DATA Agosto 2021 Gennaio 2022
 STUDIO TECNICO ING. RENATO BUTTINI PIAZZA MOZZARELLI, 11/10 - 46100 MANTOVA TEL. E FAX 0376-230744 EMAIL: BUTTINI.RENATO54@GMAIL.COM		